

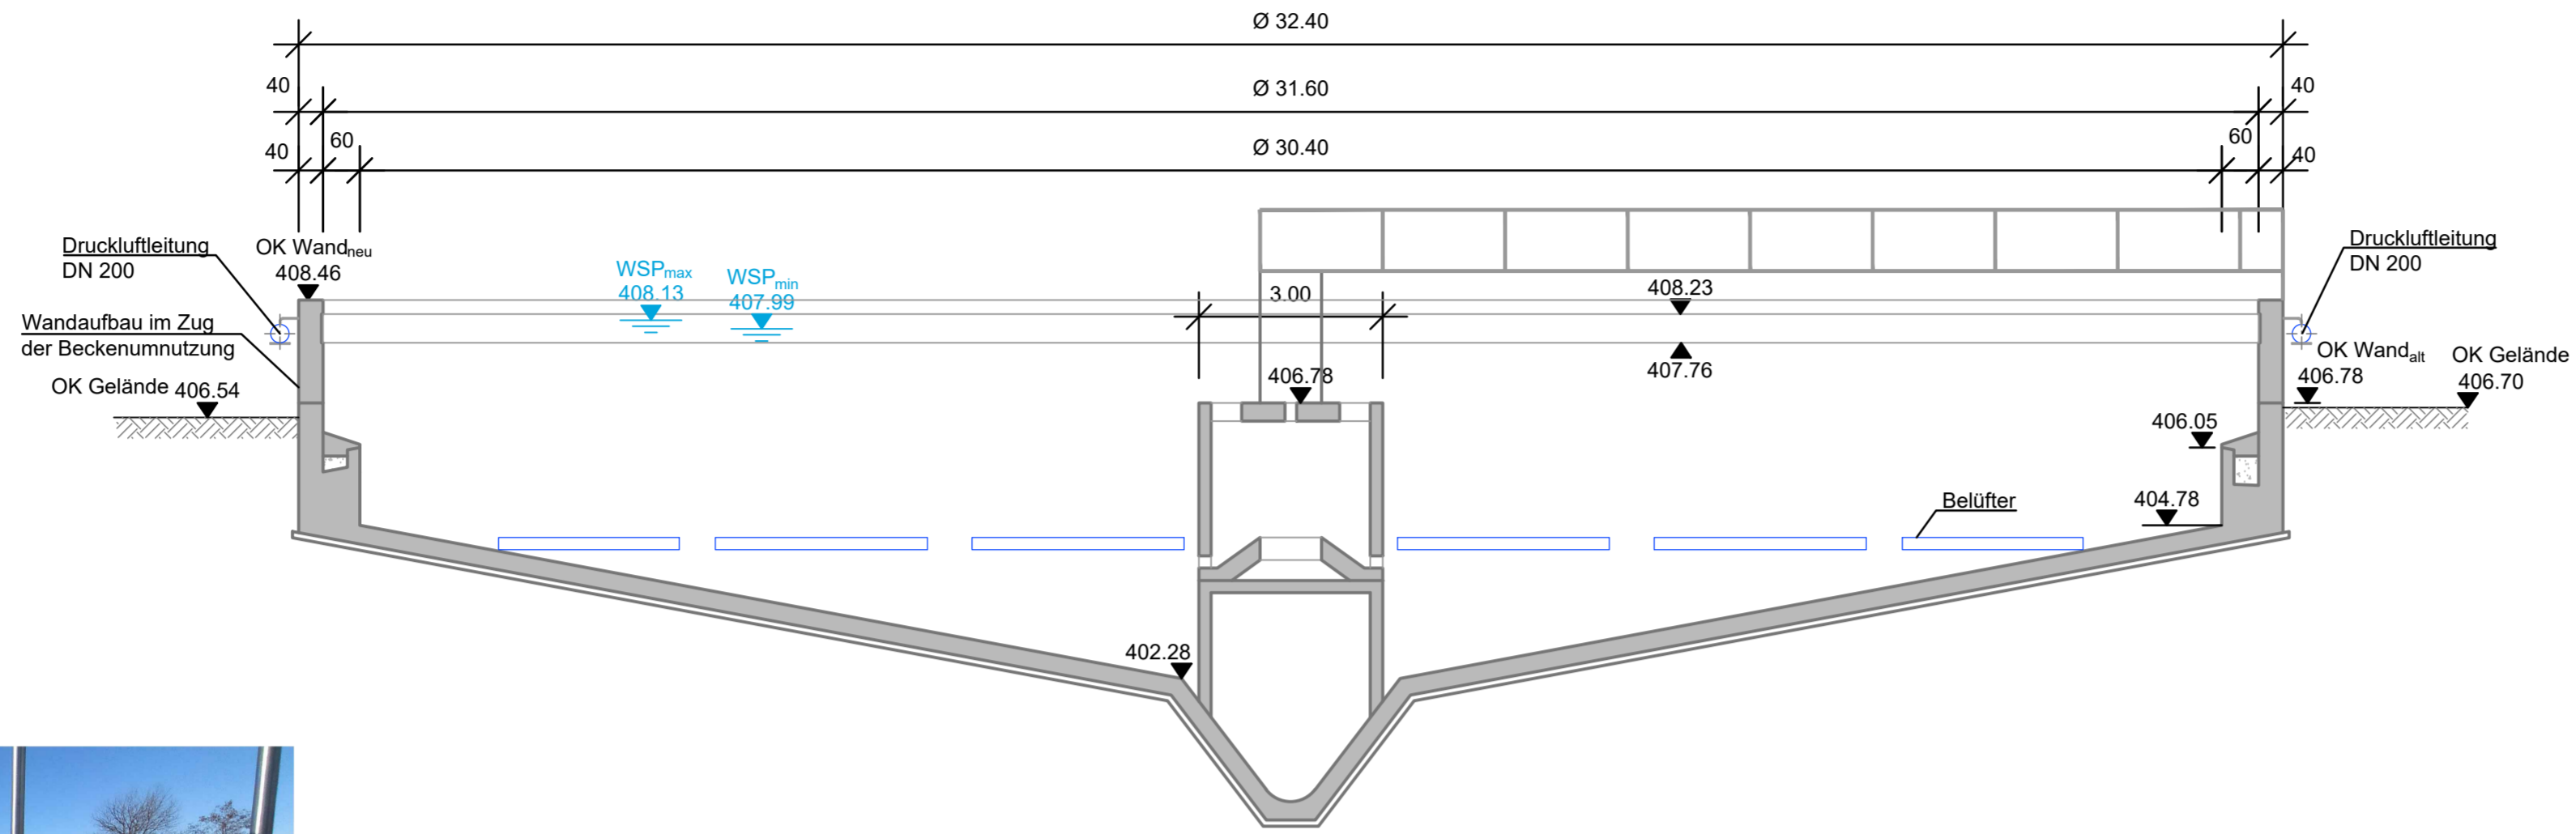


Schnitt A-A

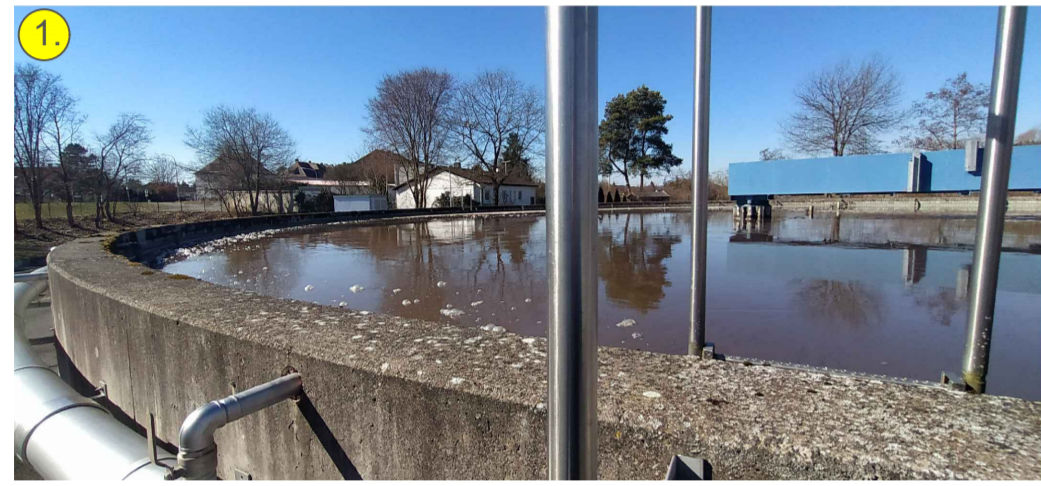

Grundriss

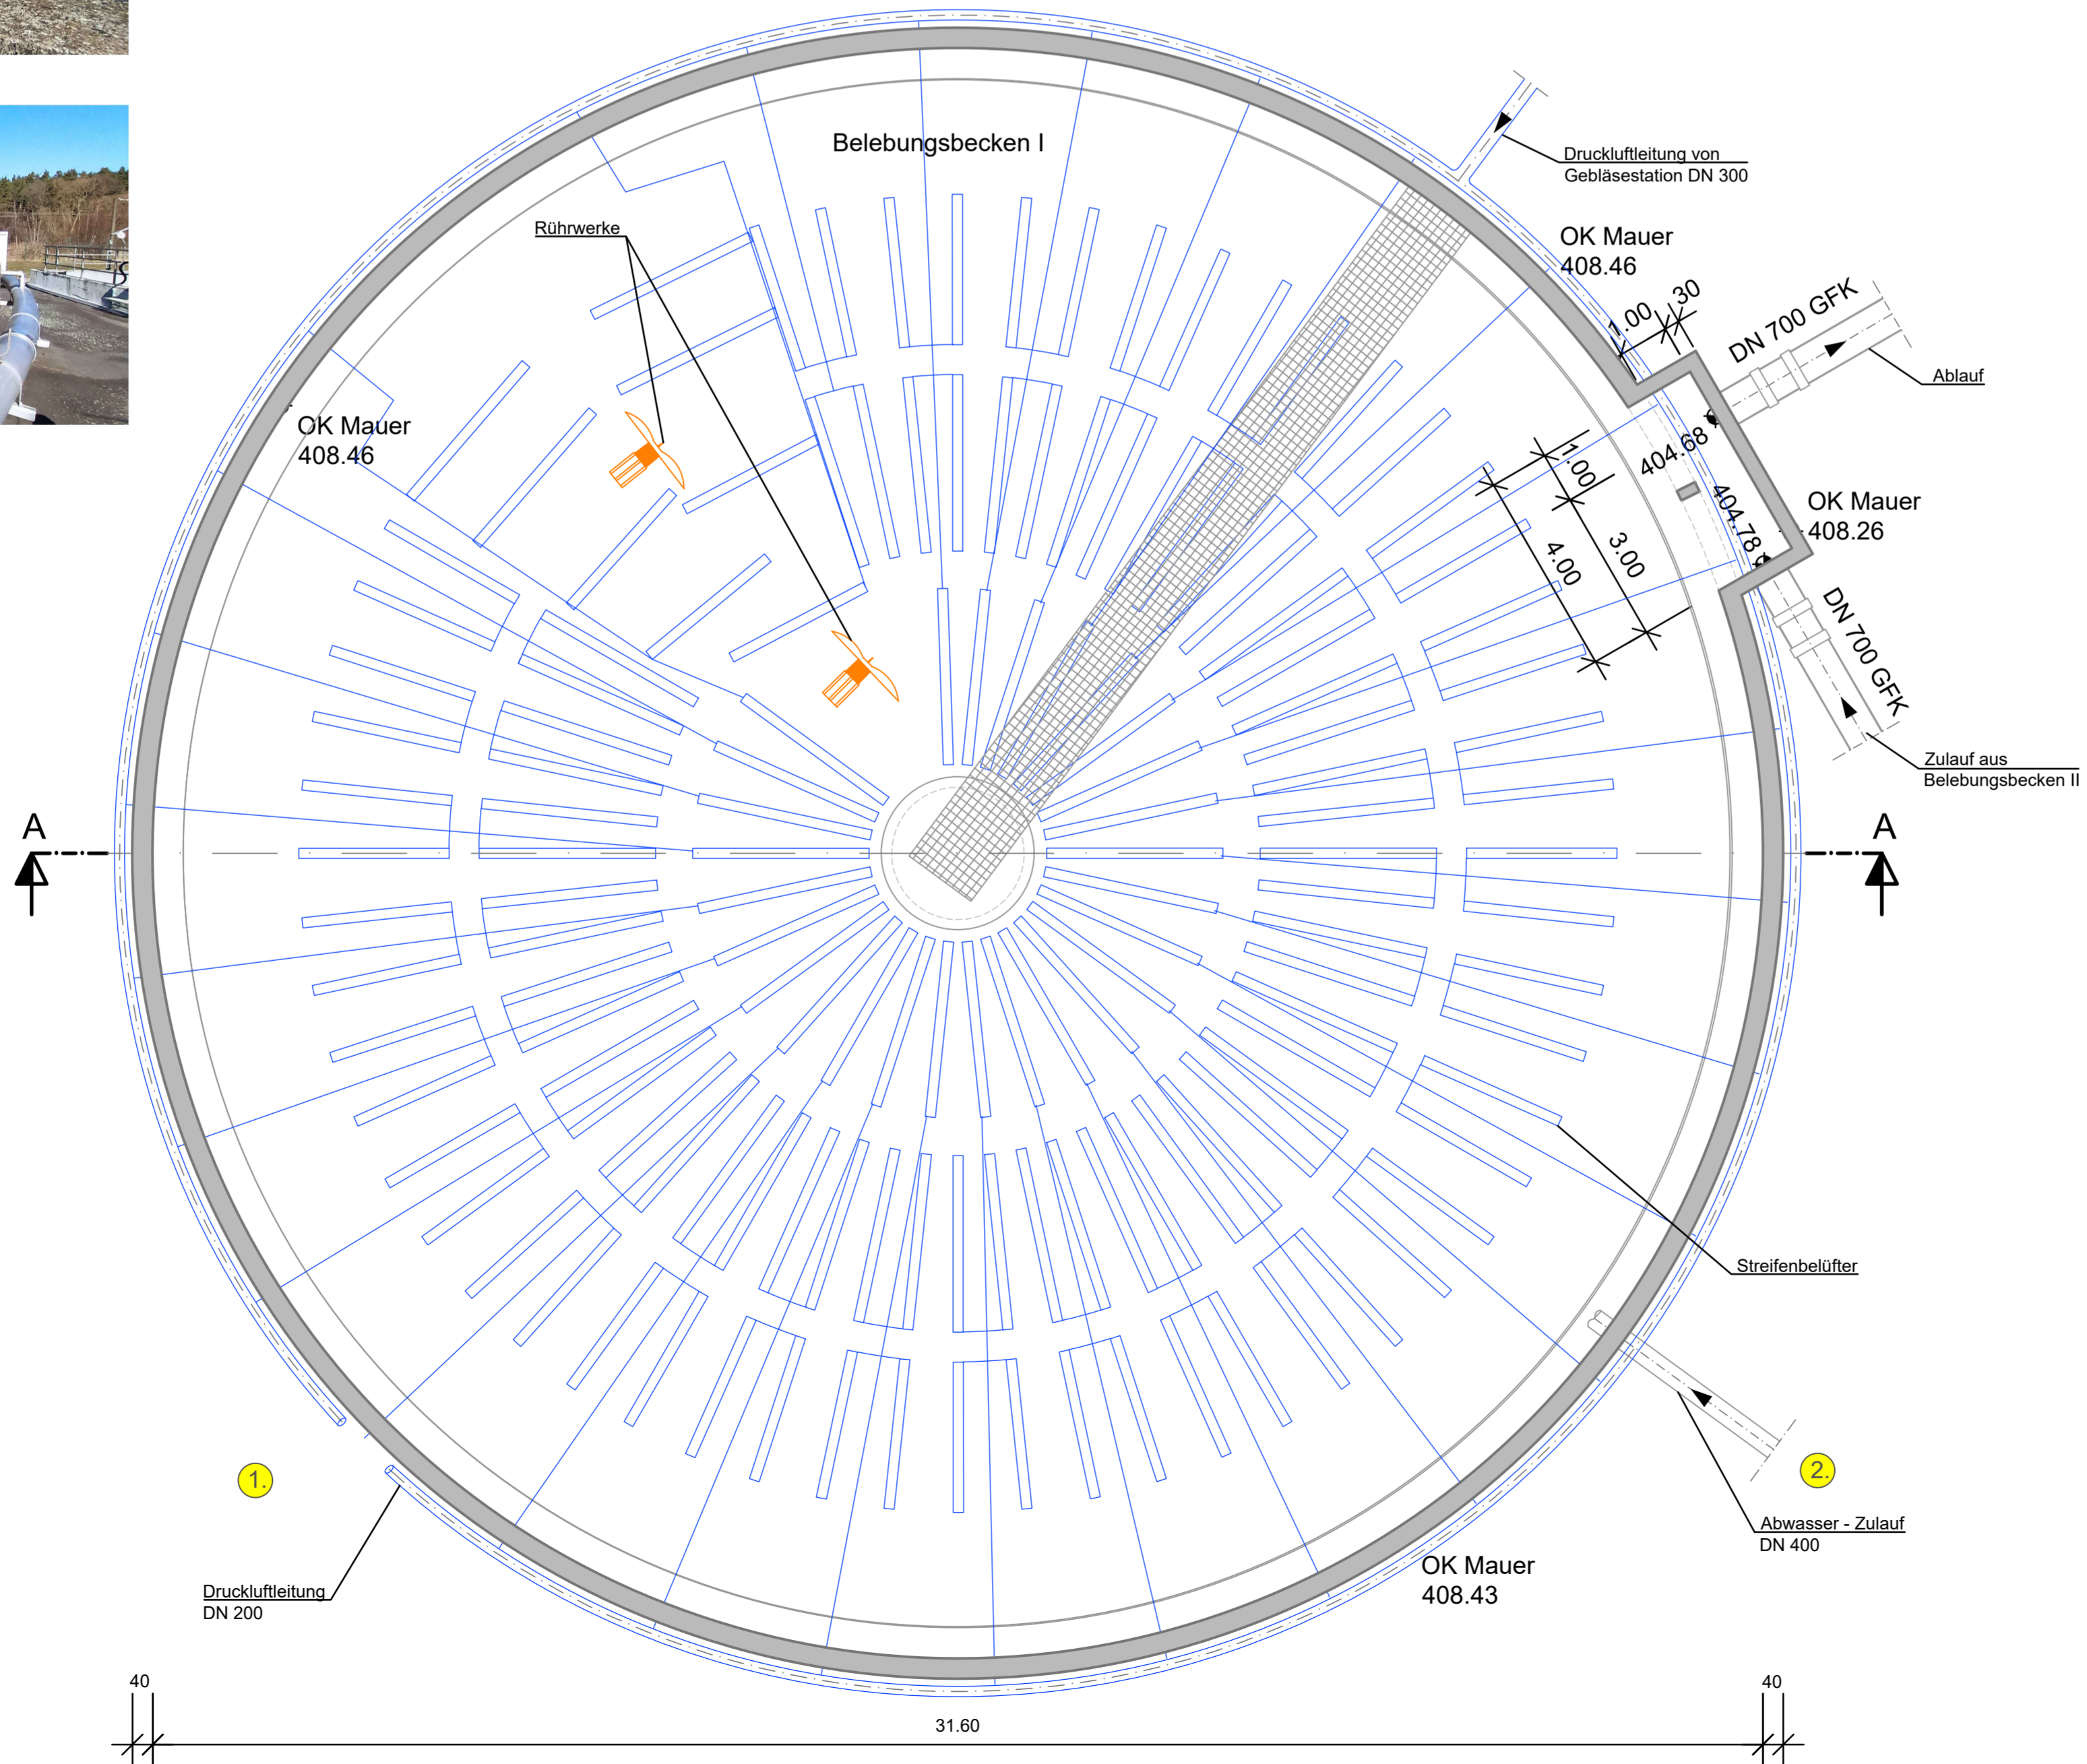

Blick auf Belebungsbecken I



Blick auf Belebungsbecken I

Index	Änderungen	geändert am	Name	geprüft am	Name
Vorhaben: AWA Grafenwöhr					
Antrag auf Erteilung einer gehobenen wasserrechtlichen Erlaubnis nach § 15 WHG			Proj.-Nr. S6139_002		
Überrechnung der Kläranlage Grafenwöhr			Anl.-Nr. WR-D04		
Landkreis: Neustadt a.d. Waldnaab			Plan-Nr. 6		
Vorhabensträger: Wasserwirtschafts- und Betriebsgesellschaft Grafenwöhr GmbH		Datum		Name	
Maßstab: 1:100		entw. April 2023		Krklec	
0,46 m²		gez. April 2023		Thulaskopan	
		gepr. 28.04.2023		Brandner	
Vorhabensträger: Wasserwirtschafts- und Betriebsgesellschaft Grafenwöhr GmbH Pechhofer Straße 18 92655 Grafenwöhr			Entwurfsverfasser: SRP Schneider+Partner		
(Datum)			28.04.2023 (Datum)		
(Unterschrift)			<i>(Signature)</i> (Unterschrift)		