





# Schnitt A-A

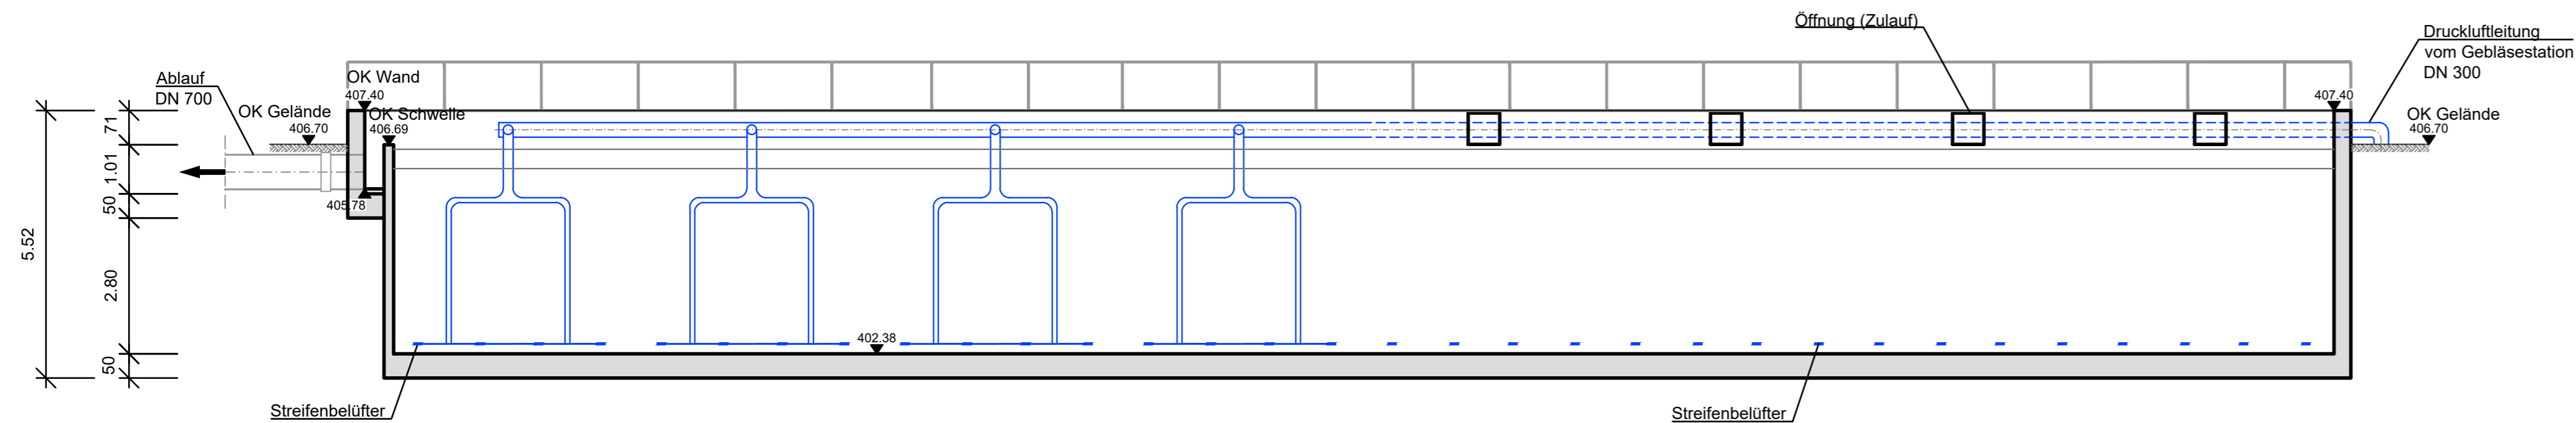

# Schnitt B-B

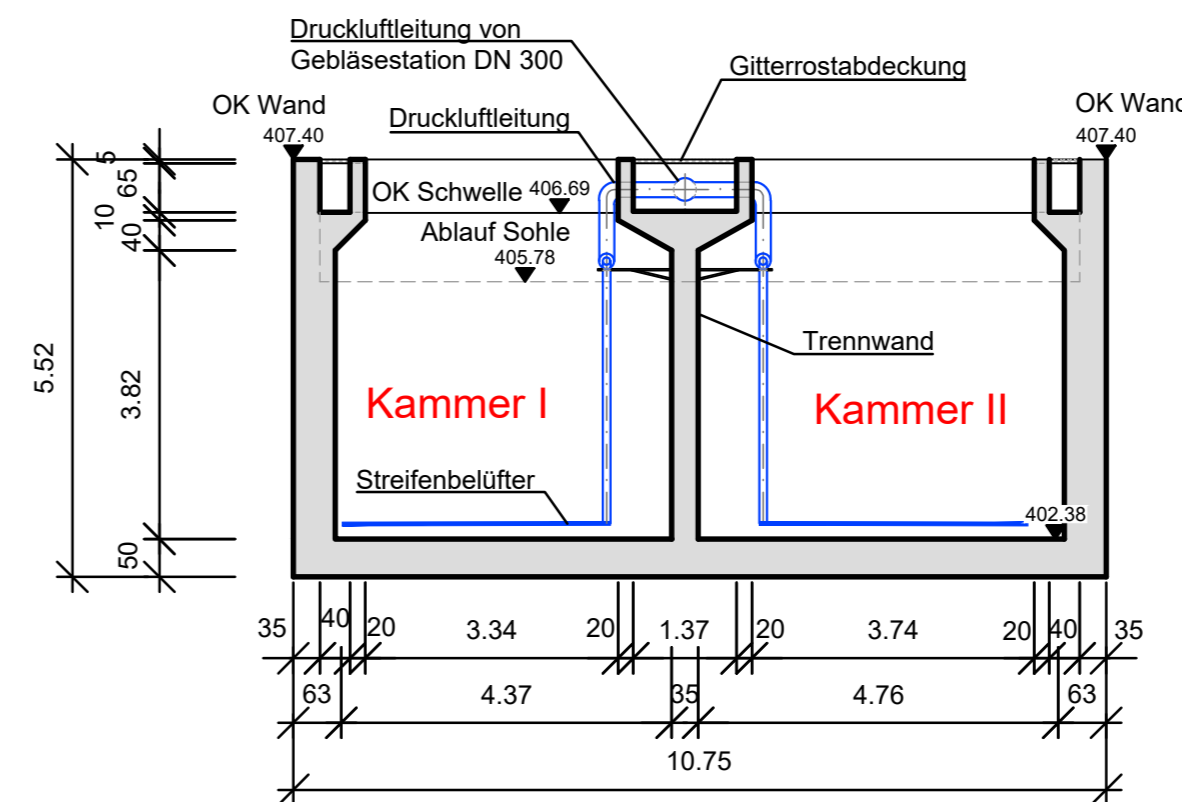


# Grundriss

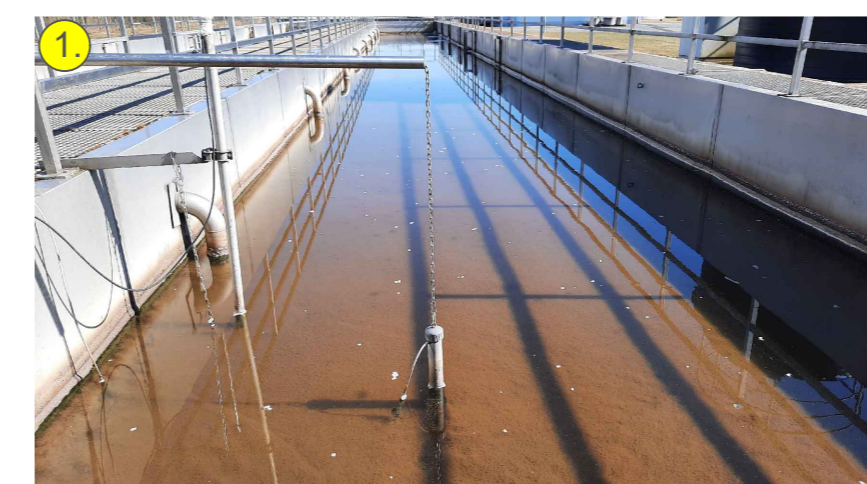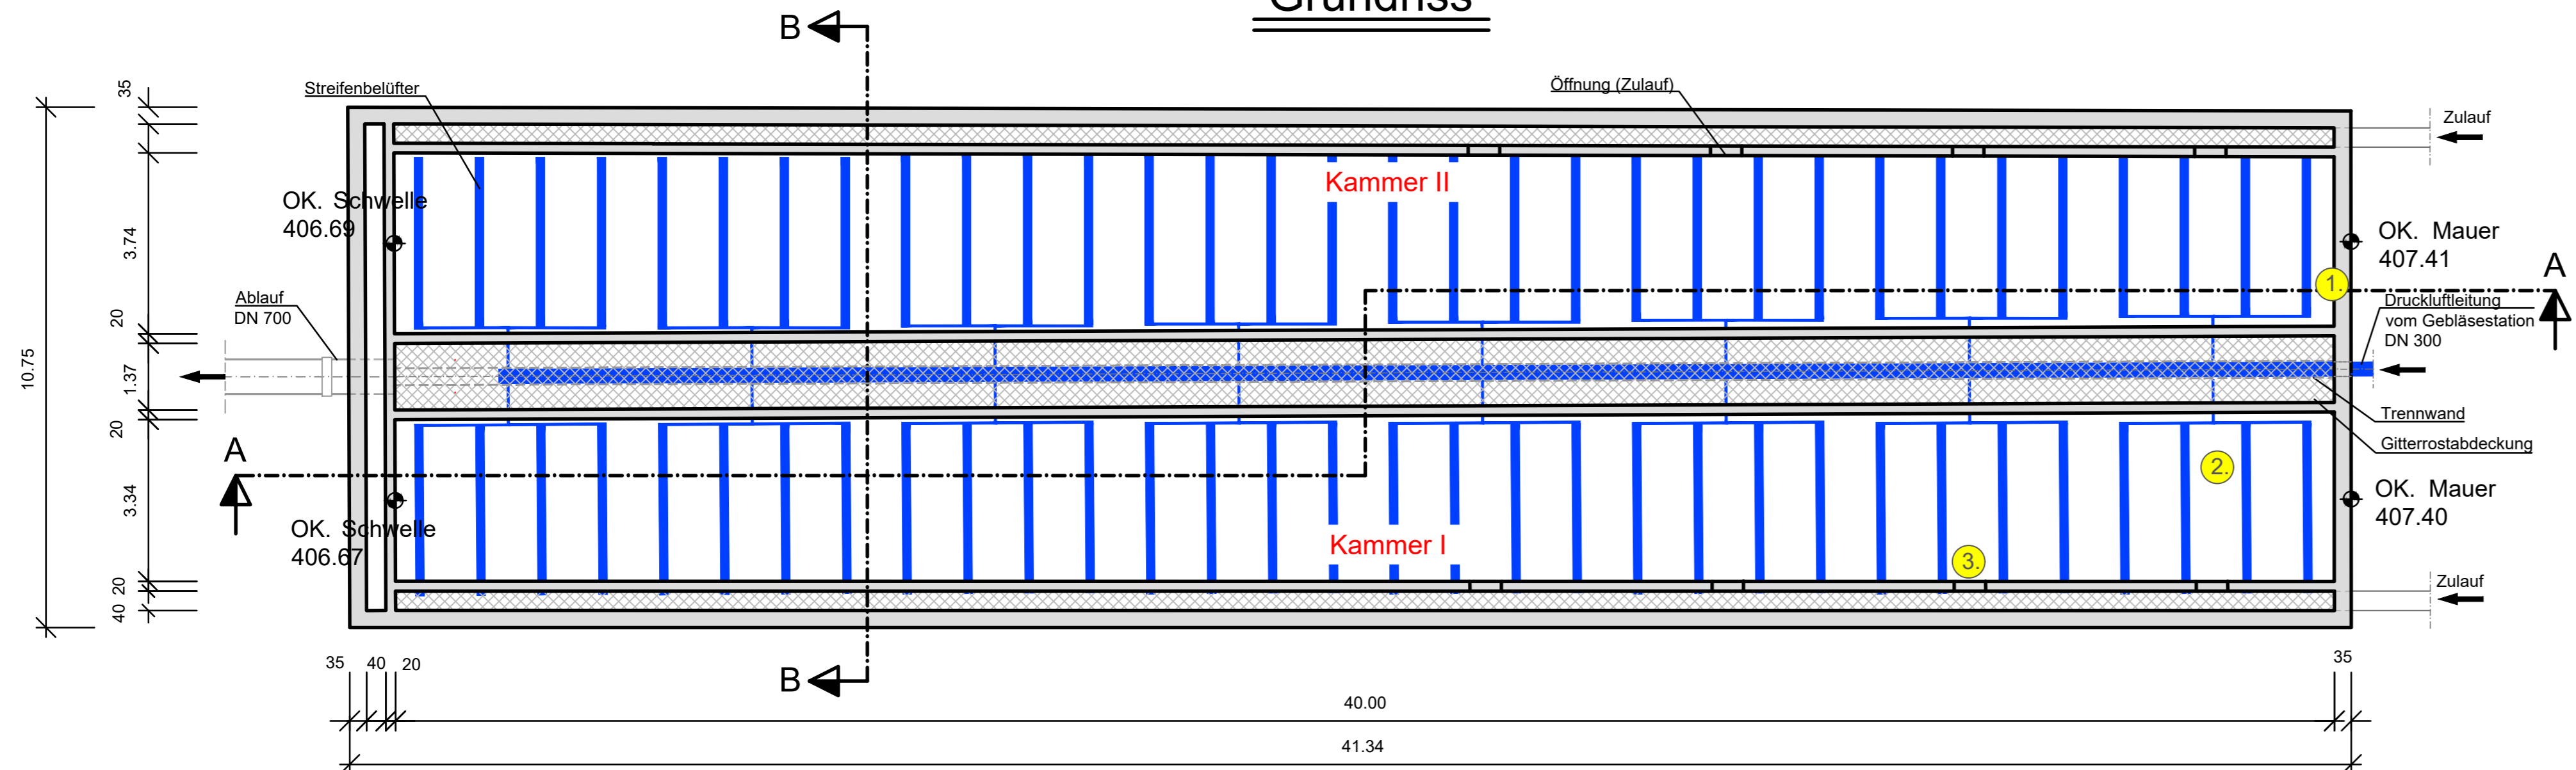

Blick auf Belebungsbecken II mit Sauerstoffmesssonde



Blick auf Belebungsbecken II - Belüfterleitungen

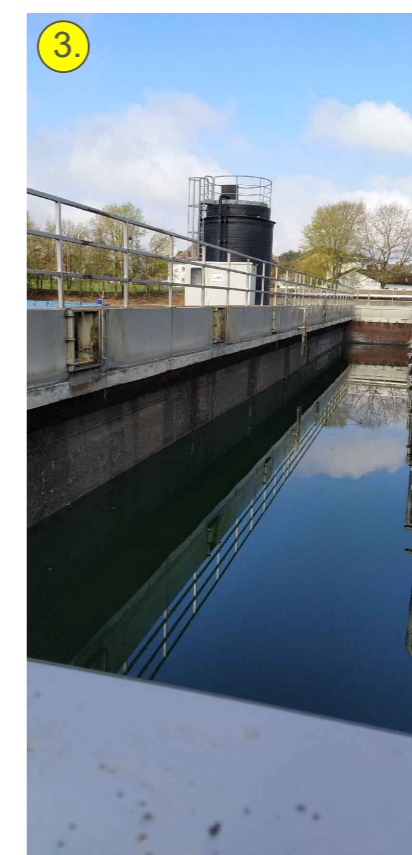

Blick auf Zulauföffnungen

Index	Änderungen	geändert am	Name	geprüft am	Name
<p>Vorhaben: <b>AWA Grafenwöhr</b> Antrag auf Erteilung einer gehobenen wasserrechtlichen Erlaubnis nach § 15 WHG Überrechnung der Kläranlage Grafenwöhr</p>					
Vorhabensträger: Wasserwirtschafts- und Betriebsgesellschaft Grafenwöhr GmbH		Proj.-Nr. S6139_002		Anl.-Nr. WR-D04	
Landkreis: Neustadt a.d. Waldnaab		Plan-Nr. 7		Datum Name	
Maßstab: 1:100		Wasserrechtsverfahren		entw. April 2023 Krlkec	
0,29 m <sup>2</sup>		Belebungsbecken II		gez. April 2023 Thulasikopan	
		Schnitt und Grundriss		gepr. 28.04.2023 Brandner	
Vorhabensträger: Wasserwirtschafts- und Betriebsgesellschaft Grafenwöhr GmbH Pechhofer Straße 18 92655 Grafenwöhr			Entwurfsverfasser: <b>SRP</b> Schneider+Partner		
(Datum)		(Unterschrift)		28.04.2023 <i>(Signature)</i> (Datum) (Unterschrift)	

Layout: BBI\_100  
 Bearbeiter: LL  
 Datum: 27.04.2023 14:40:36  
 G:\58139\_002\_AWA\_Grafenwöhr\B01\_Niemberg\00\_WRV\02\_ZE\Belebungsbecken\_LL.dwg